


Обмерочный план 1-го этажа

Экспликация помещений

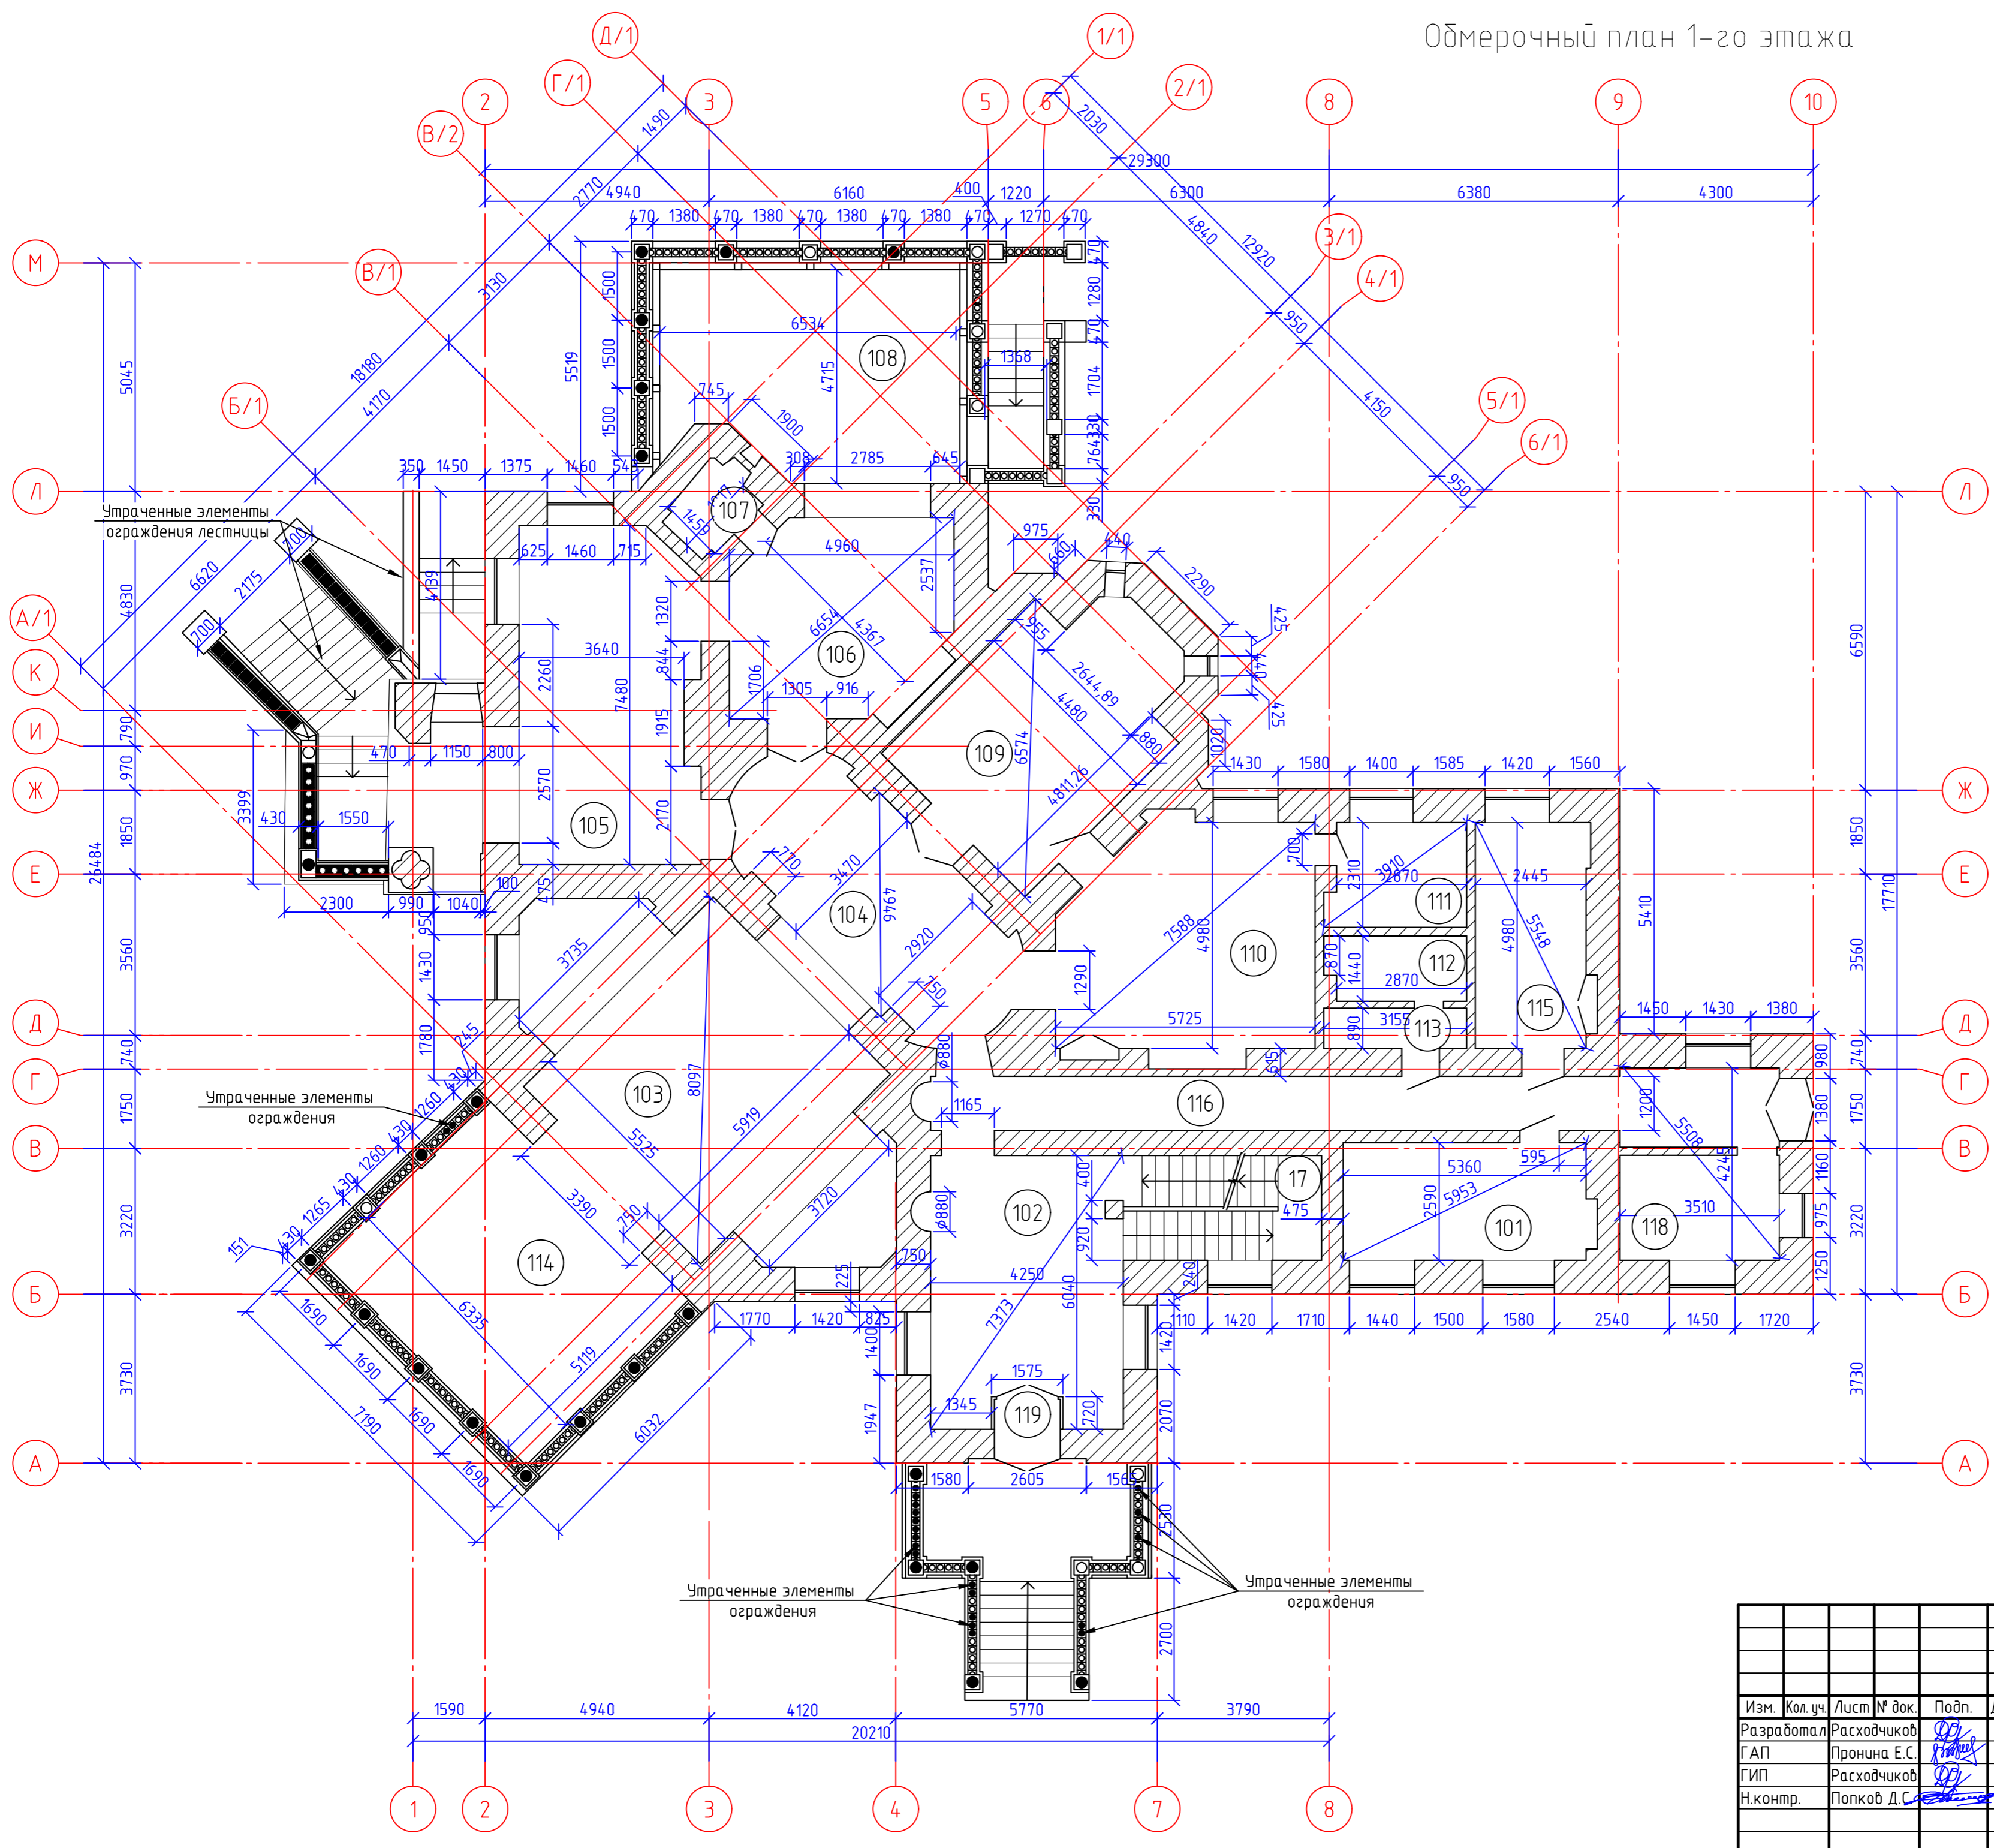

Номер помещения	Наименование	Площадь, м ²	Кат. помещения
101	Жилая комната	14,0	
102	Холл	25,1	
103	Холл	48,6	
104	Холл	26,6	
105	Жилая комната	28,7	
106	Жилая комната	21,3	
107	Санузел	2,7	
108	Веранда	28,6	
109	Жилая комната	25,6	
110	Жилая комната	27,5	
111	Санузел	6,8	
112	Ванная	4,3	
113	Туалет	1,3	
114	Терраса	32,8	
115	Жилая комната	12,5	
116	Коридор	24,9	
117	Лестничная клетка 1	10,2	
118	Лестничная клетка 2	8,5	
119	Тамбур	1,1	
Итого площадь помещений		351,1	

011-2021-КНИ					
Разработка проектно-сметной документации для проведения работ по реставрации и приспособлению для современного использования (для проведения выставки) на объекте культурного наследия регионального значения «Дом, в котором жили и работали художники Павел Васильевич Дмитриевич и Сергей Валентинович Александрович и в период строительства автономной электростанции Куратов Игорь Васильевич, 1901-1954гг.», расположенном по адресу: Калужская область, г. Обнинск, ул. Пирогова, д. 1					
Изм.	Кол. уч.	Лист № док.	Подп.	Дата	
Разработал		Расходчиков	<i>П.П.</i>		
ГАП		Пронина Е.С.	<i>Е.С.</i>		
ГИП		Расходчиков	<i>П.П.</i>		
Н.контр.		Попков Д.С.	<i>Д.С.</i>		
Обмерочный план 1-го этажа					Стадия Лист Листов 3 7
ООО «ФИНИСТ-АЭРО»					